


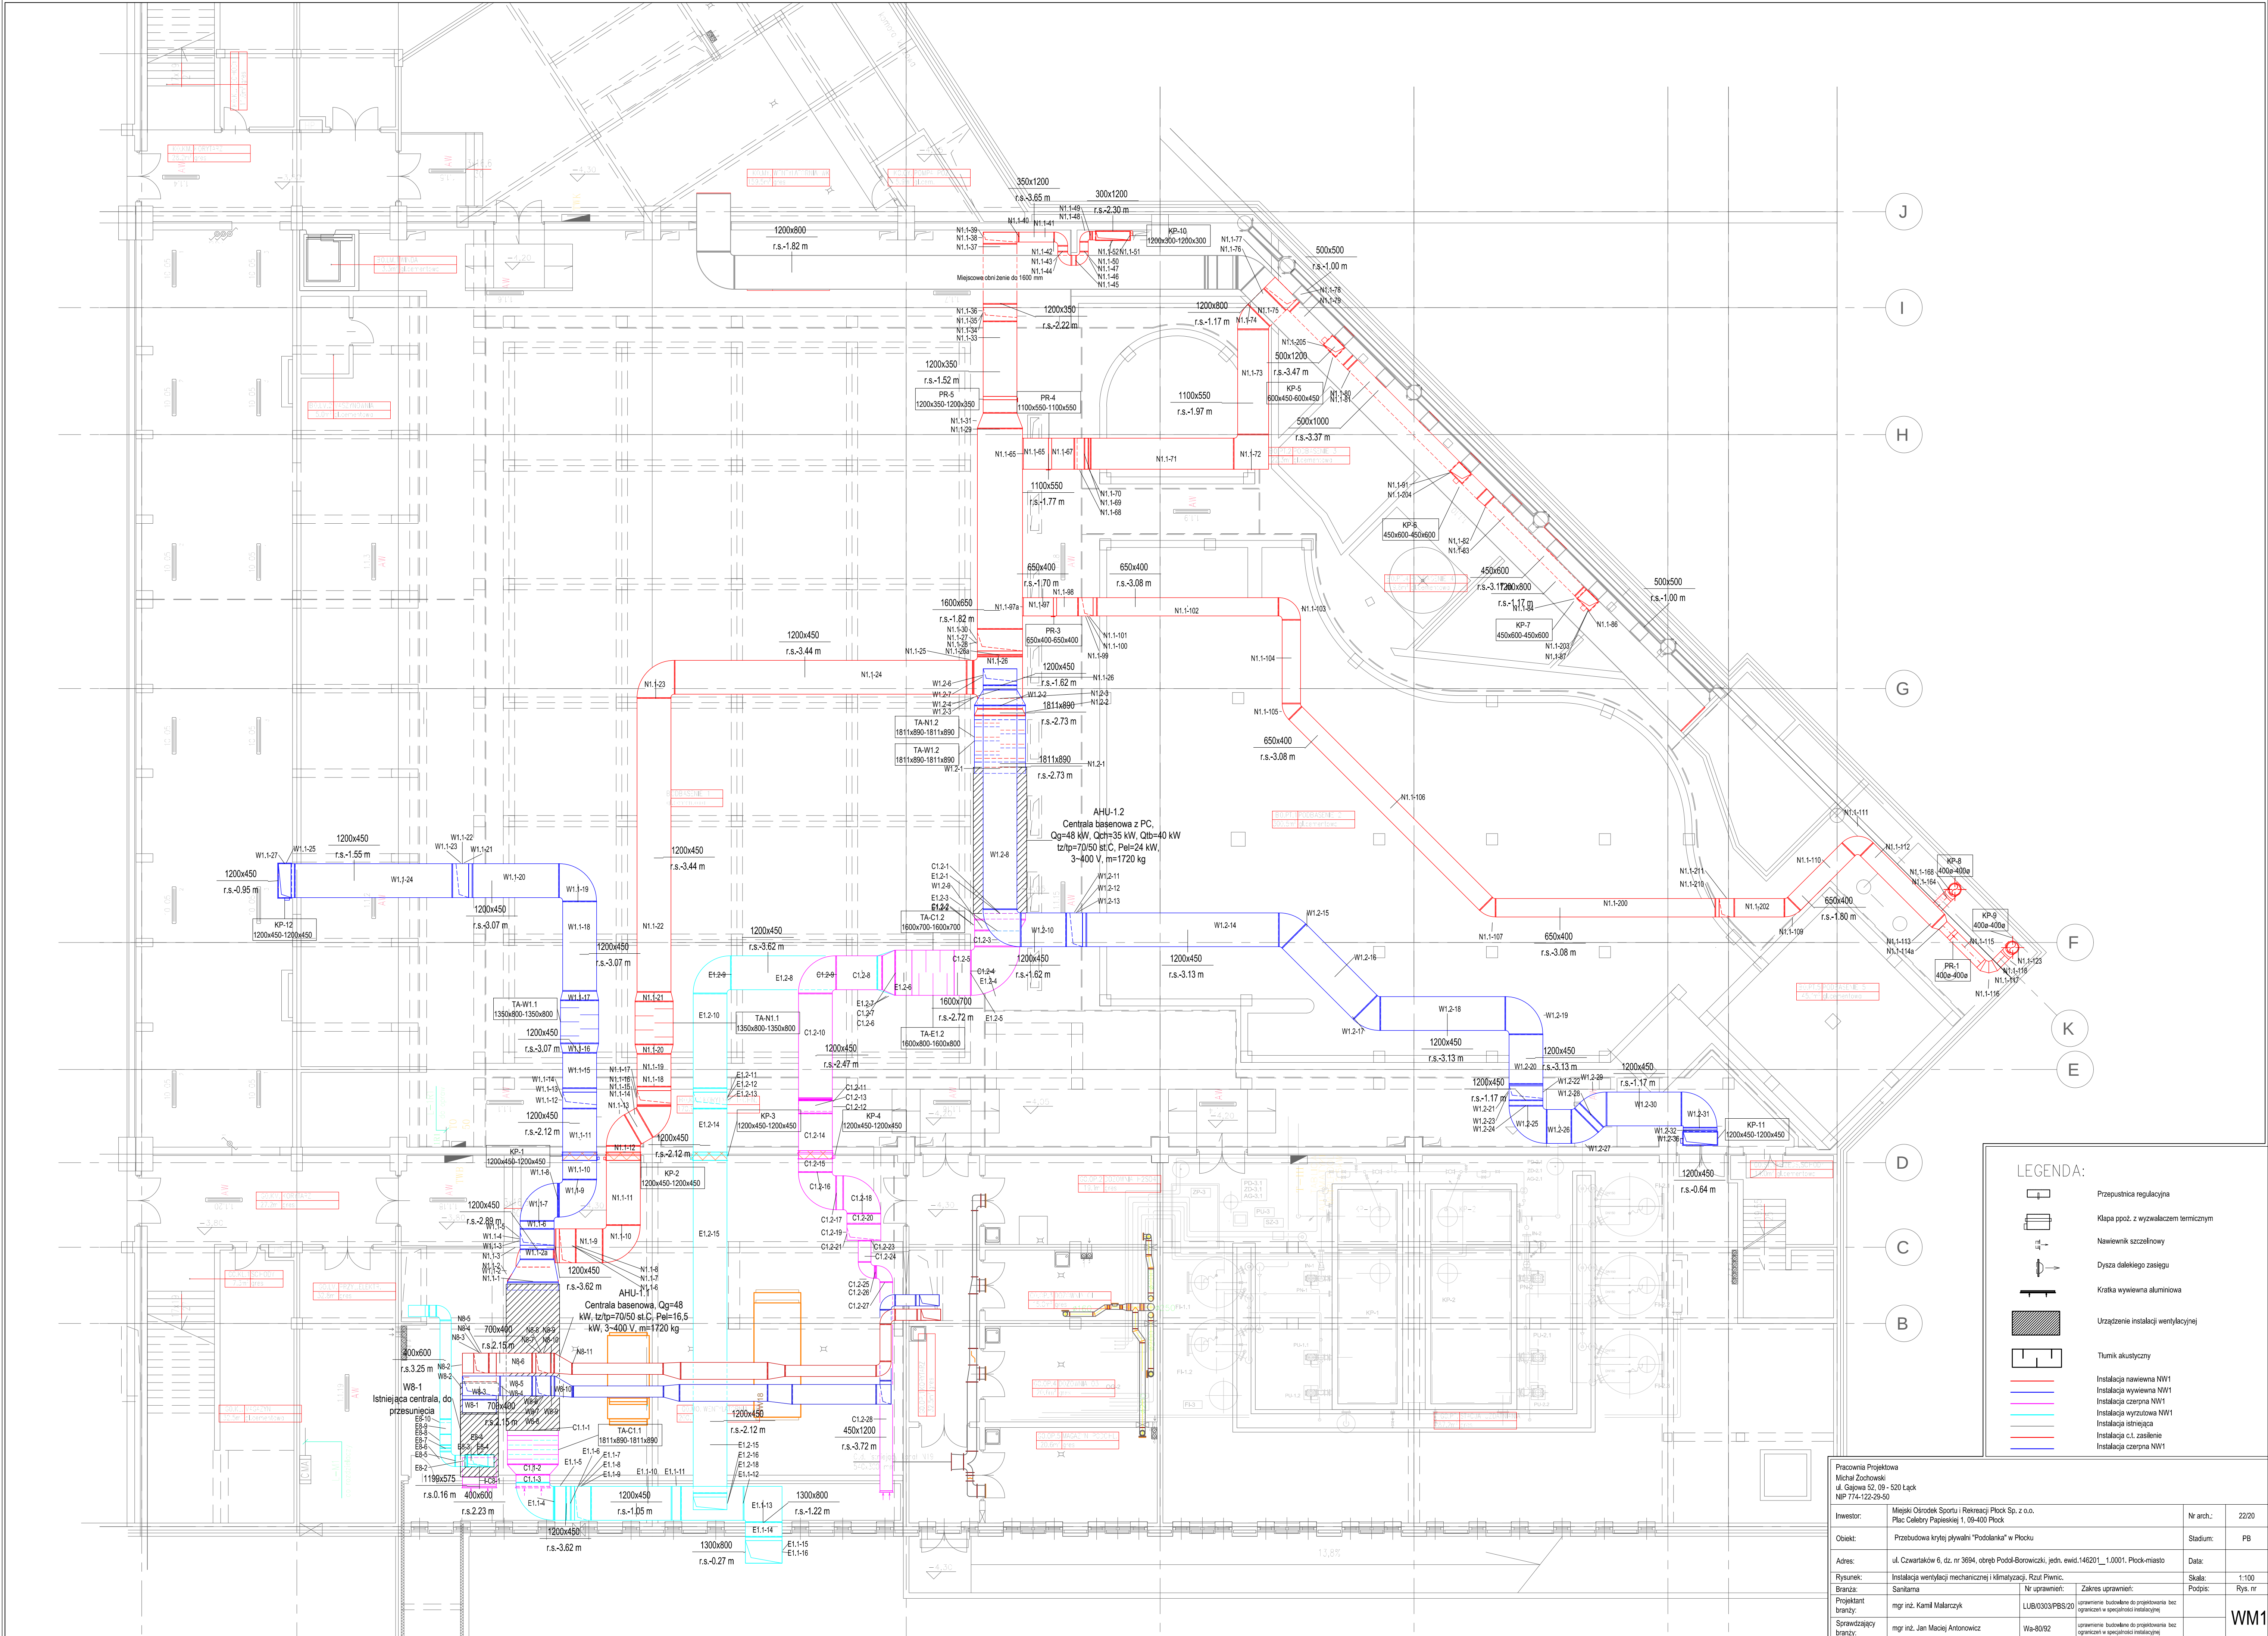

LEGENDA:

- Przepustnica regulacyjna
- Kłapa ppoż. z wywołaniem termicznym
- Nawiewnik szczeliny
- Dysza dalekiego zasięgu
- Kratka wywiewna aluminiowa
- Urządzenie instalacji wentylacyjnej
- Tłumik akustyczny

Instalacja nawiewna NW1
Instalacja wywiewna NW1
Instalacja czarna NW1
Instalacja wyrzutowa NW1
Instalacja istniejąca
Instalacja czarna NW1

Pracownia Projektowa Michał Zochowski ul. Gajowa 52, 09-520 Łąck NIP 774-122-29-50				Nr arch.: 22/20	
Investor:	Miejski Ośrodek Sportu i Rekreacji Płock Sp. z o.o. Plac Cebry Papieskiej 1, 09-400 Płock	Stadium: PB		Data:	
Obiekt:	Przebudowa krytej pływalni "Podolanka" w Płocku	Skala: 1:100		Rys. nr	
Adres:	ul. Czwartaków 6, dz. nr 3694, obręb Podól-Borowicki, jedn. ewid. 146201_1, 0001, Płock-miasto	Podpis:		Rys. nr	
Rysunek:	Instalacja wentylacji mechanicznej i klimatyzacji. Rzut Piwnic.	Podpis:		Rys. nr	
Branża:	Sanitarna	Nr uprawnień:		Zakres uprawnień:	
Projektant:	mgr inż. Kamil Malarczyk	LUB/0303/PPS/20		uprawnienie budowlane do projektowania bez ograniczeń w specjalności instalacyjnej	
Projektant branzy:	mgr inż. Jan Maciej Antonowicz	Wg-80/92		uprawnienie budowlane do projektowania bez ograniczeń w specjalności instalacyjnej	
Sprawdzający branzy:					

WM1