


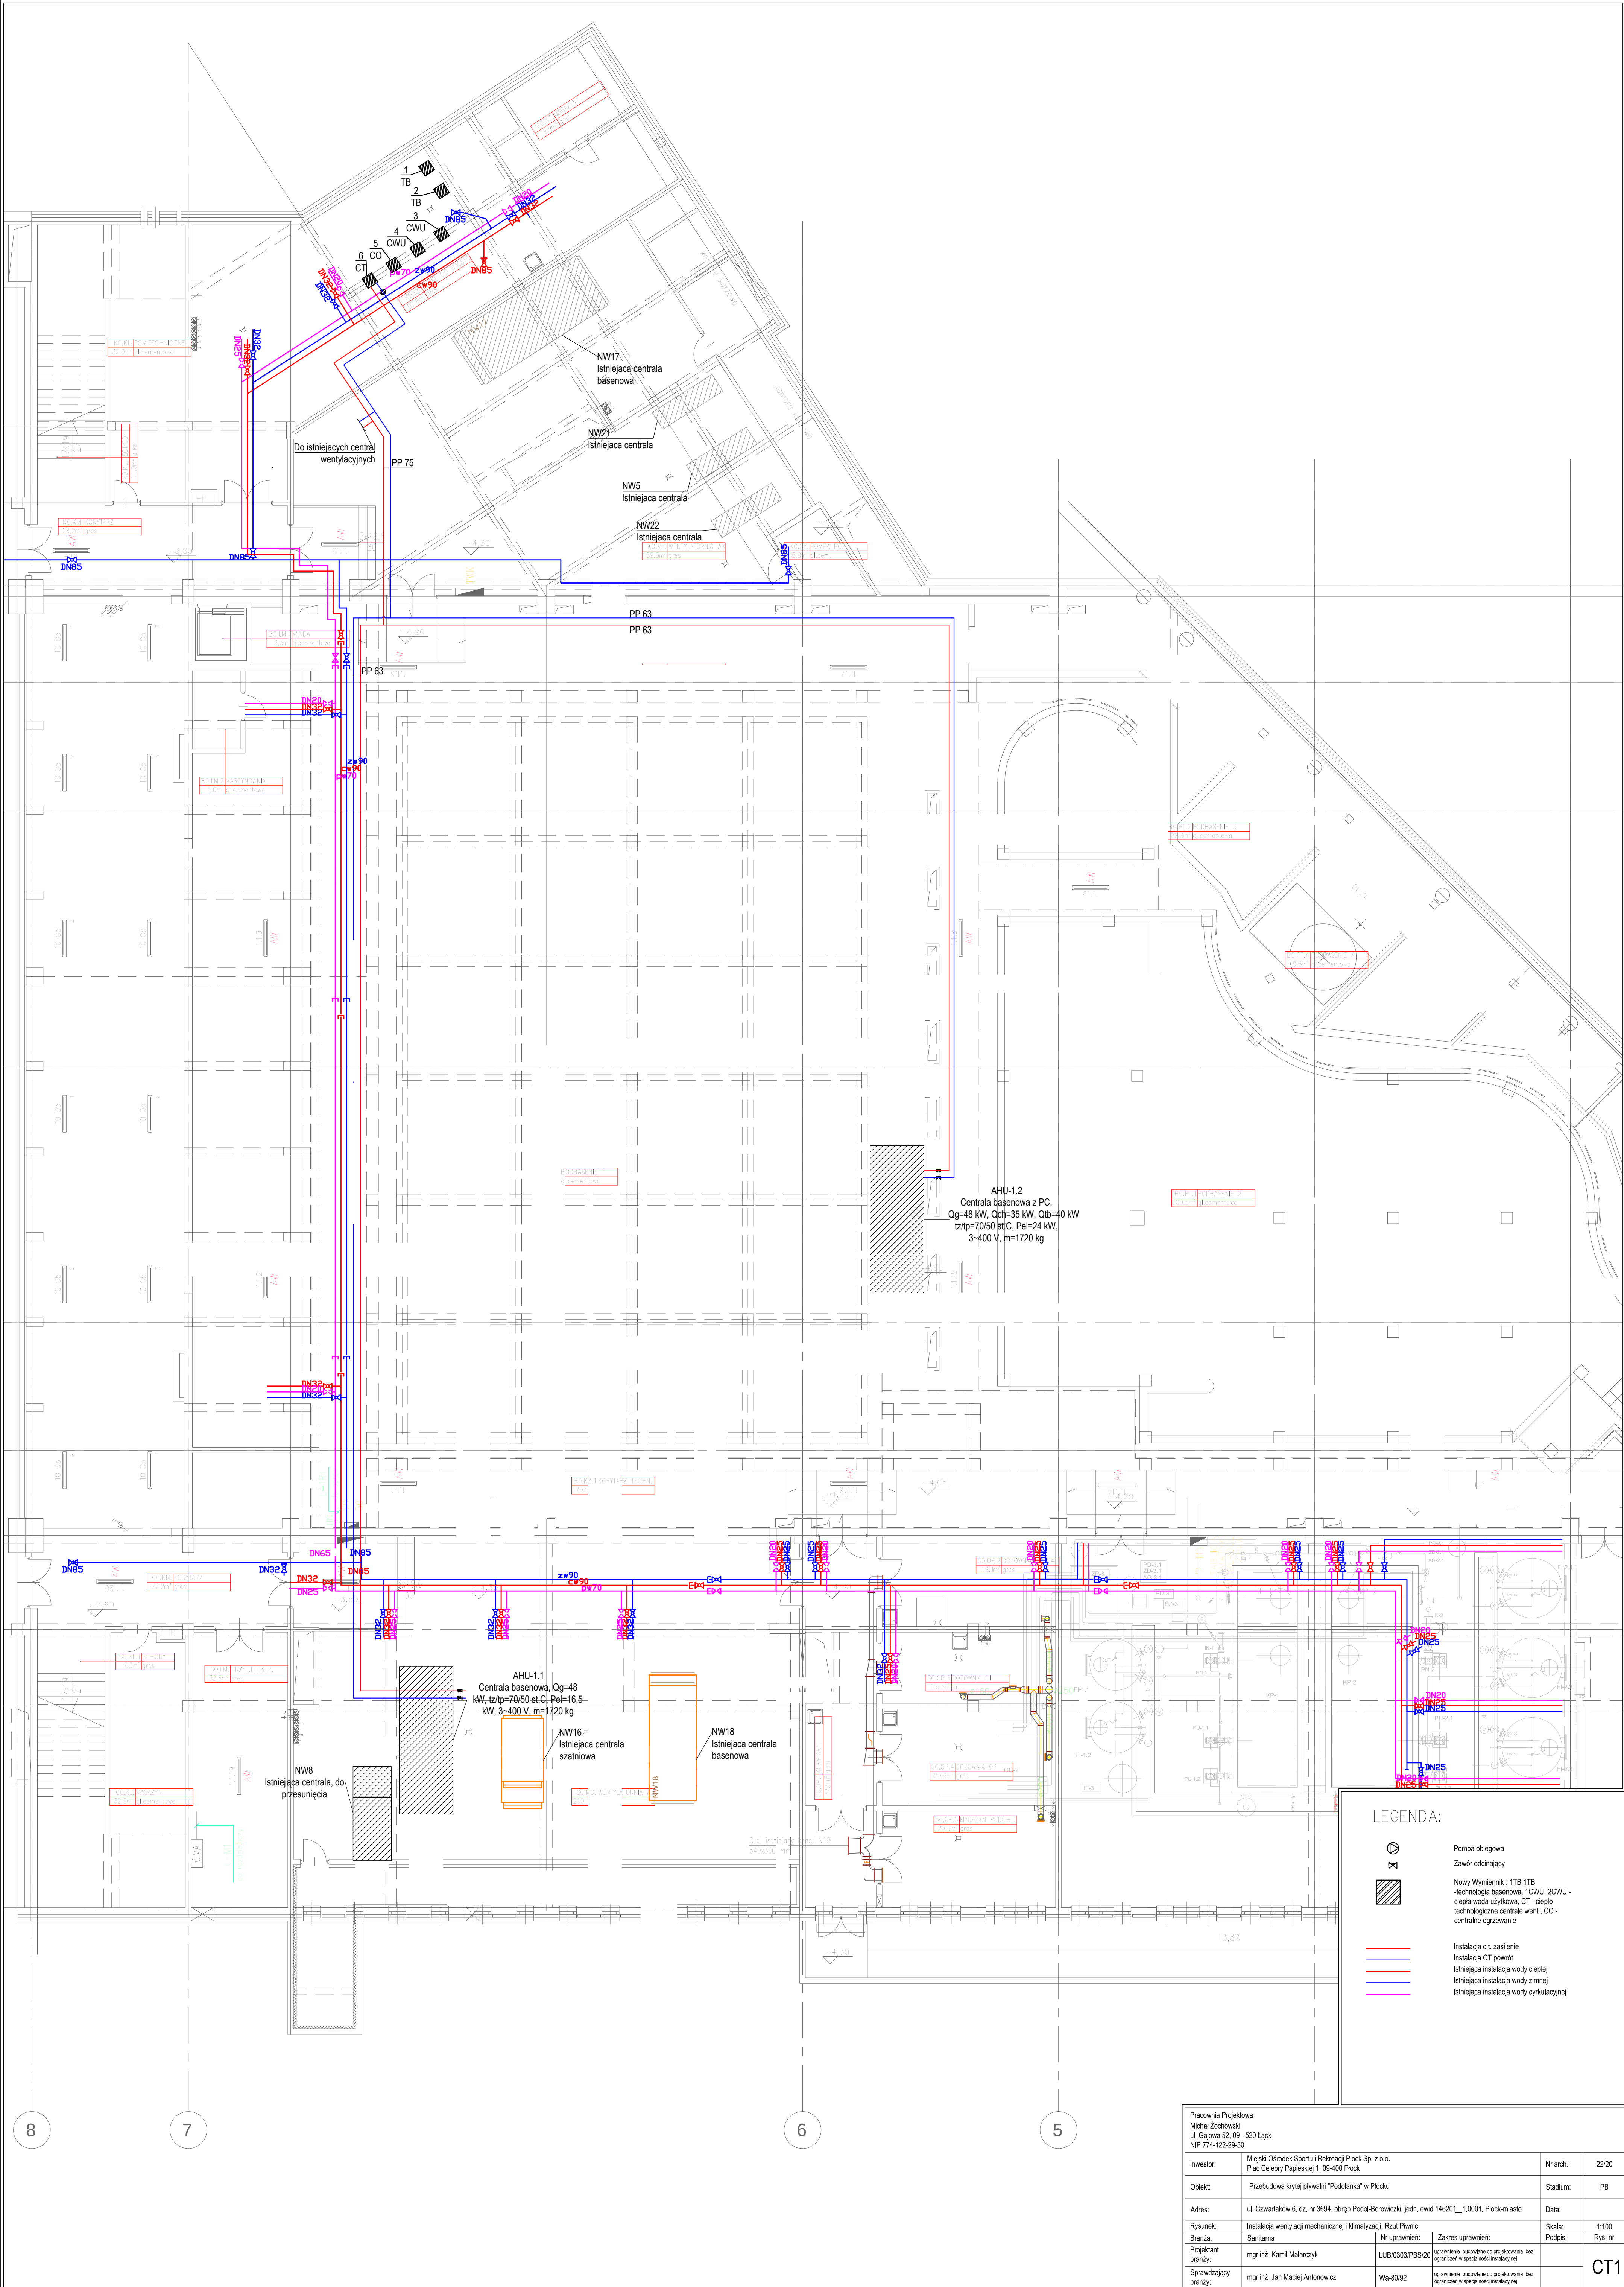

LEGENDA:

- Pompa obiegowa
Zawór odcinający
- Nowy Wymiennik : 1TB 1TB
-technologia basenowa, 1CWU, 2CWU -
ciepła woda użytkowa, CT - ciepło
technologiczne centrale went., CO -
centralne ogrzewanie
- Instalacja c.t. zasilanie
- Instalacja CT powrót
- Istniejąca instalacja wody ciepłej
- Istniejąca instalacja wody zimnej
- Istniejąca instalacja wody cyrkulacyjnej

Pracownia Projektowa Michał Zochowski ul. Główna 52, 09-520 Łąka NP 774-122-29-50				Nr arch.: 22/20	
Investor:	Miejski Ośrodek Sportu i Rekreacji Płock Sp. z o.o. Plac Cieszyńskiego 1, 09-400 Płock	Stadium: PB		Data:	
Adres:	Przebudowa krytej pływalni "Podolanka" w Płocku	Skala: 1:100		Rys. nr	
Rysunek:	Instalacja wentylacji mechanicznej i klimatyzacji. Rzut Płwnic.	Podpis:		CT1	
Branda:	Sanitarna	Nr uprawnień:	Zakres uprawnień:		
Projektant:	mgr inż. Kamil Małacznyk	LUB 0303/PBS/20	opracowanie, budowlane do projektowania bez ograniczeń w specjalności instalacyjnej		
Sprawdzający:	mgr inż. Jan Maciej Antonowicz	Wa-8092	opracowanie, budowlane do projektowania bez ograniczeń w specjalności instalacyjnej		