




Przekrój D-D

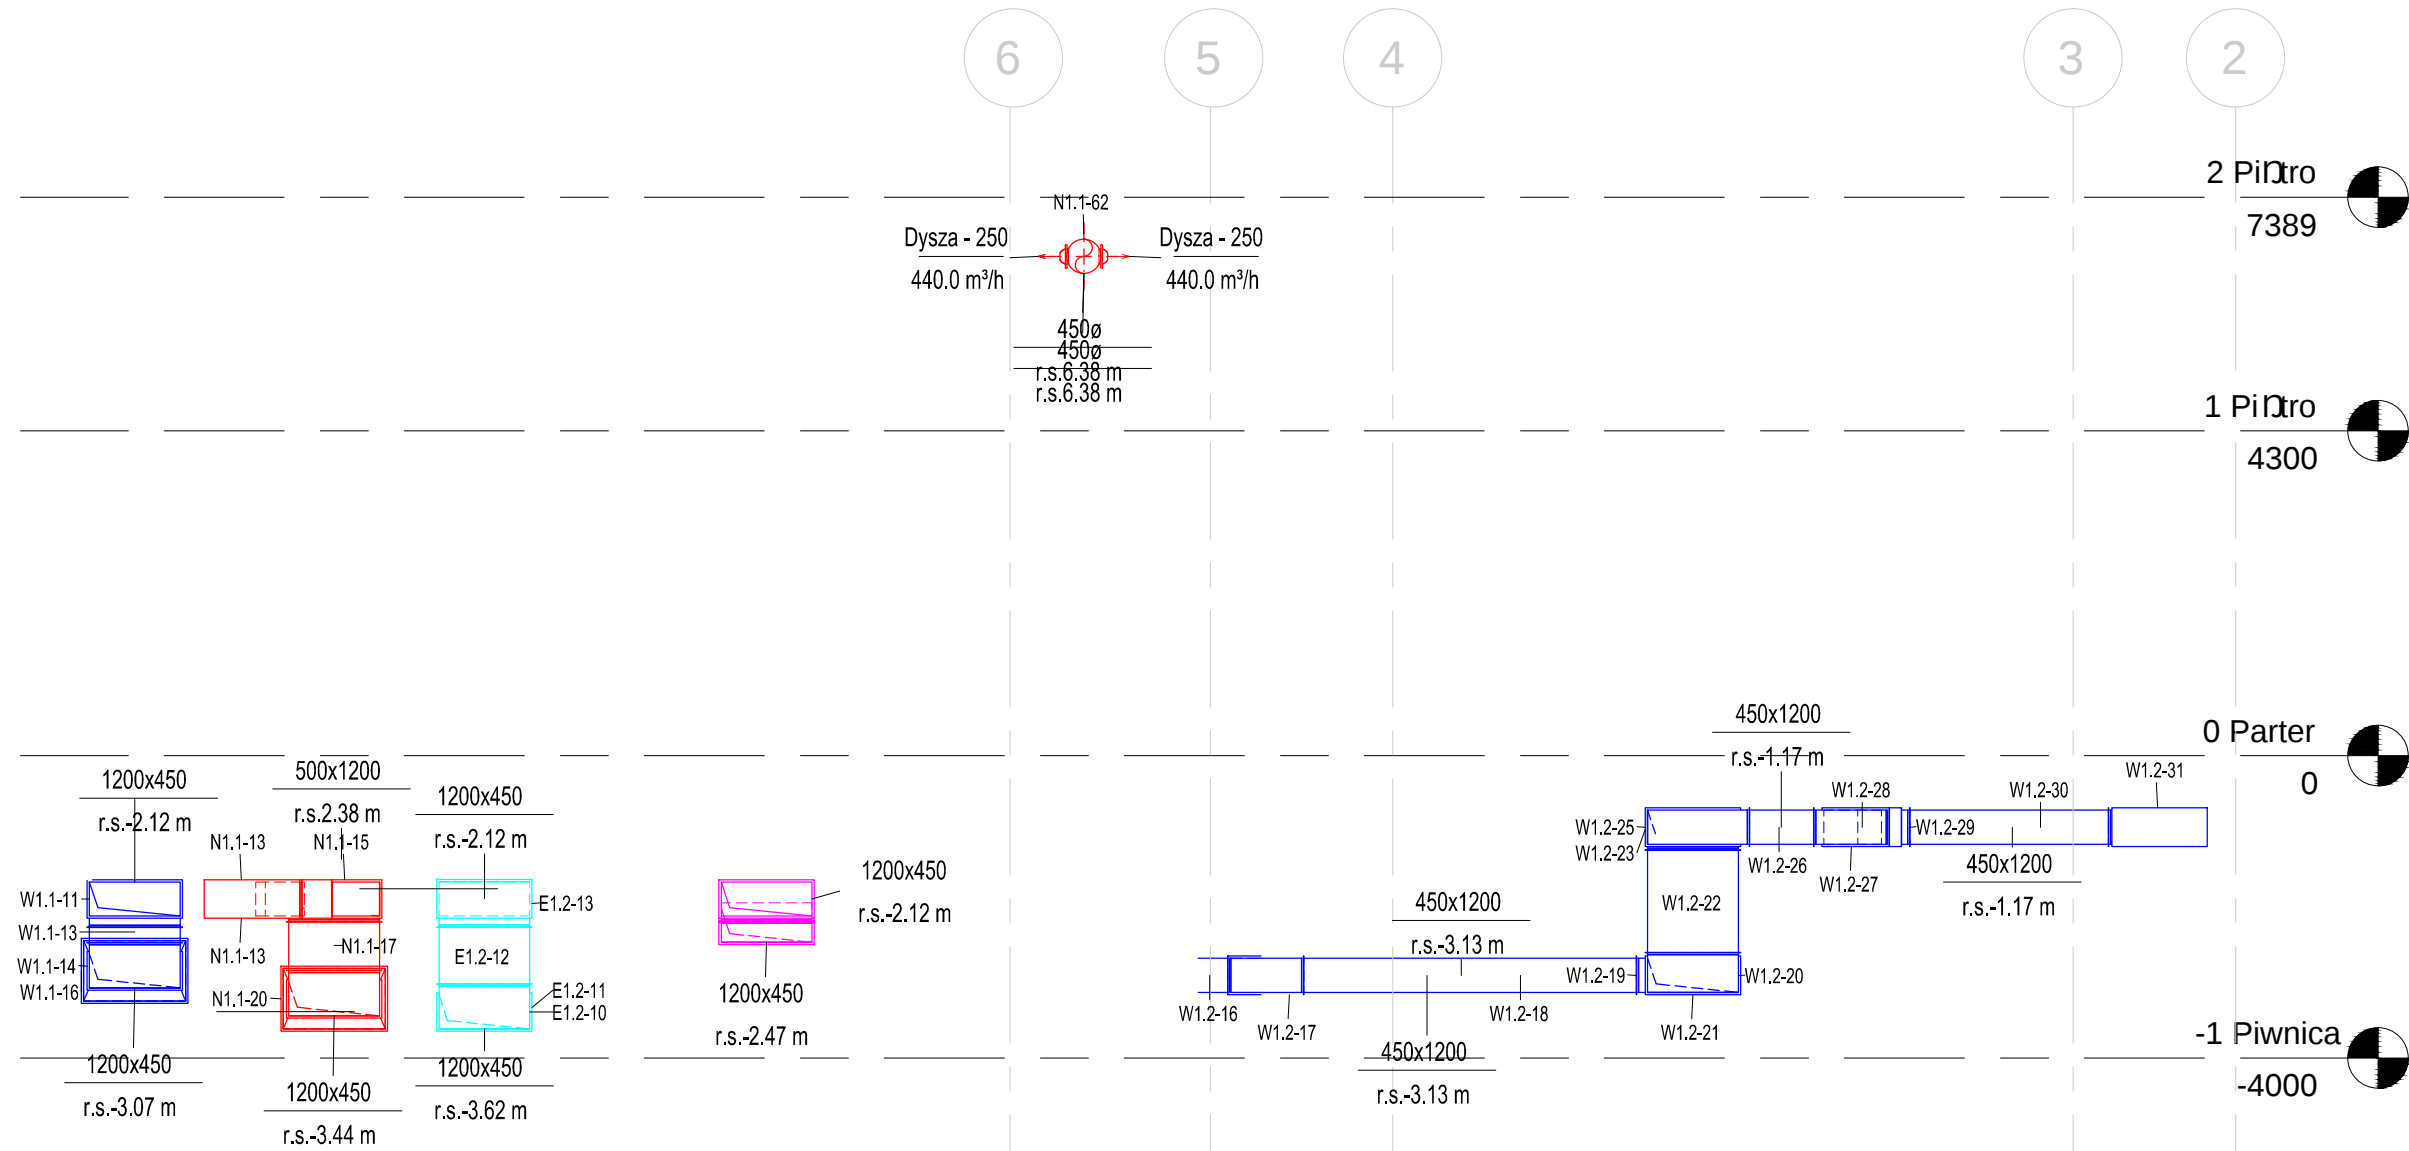


Przekrój B-B

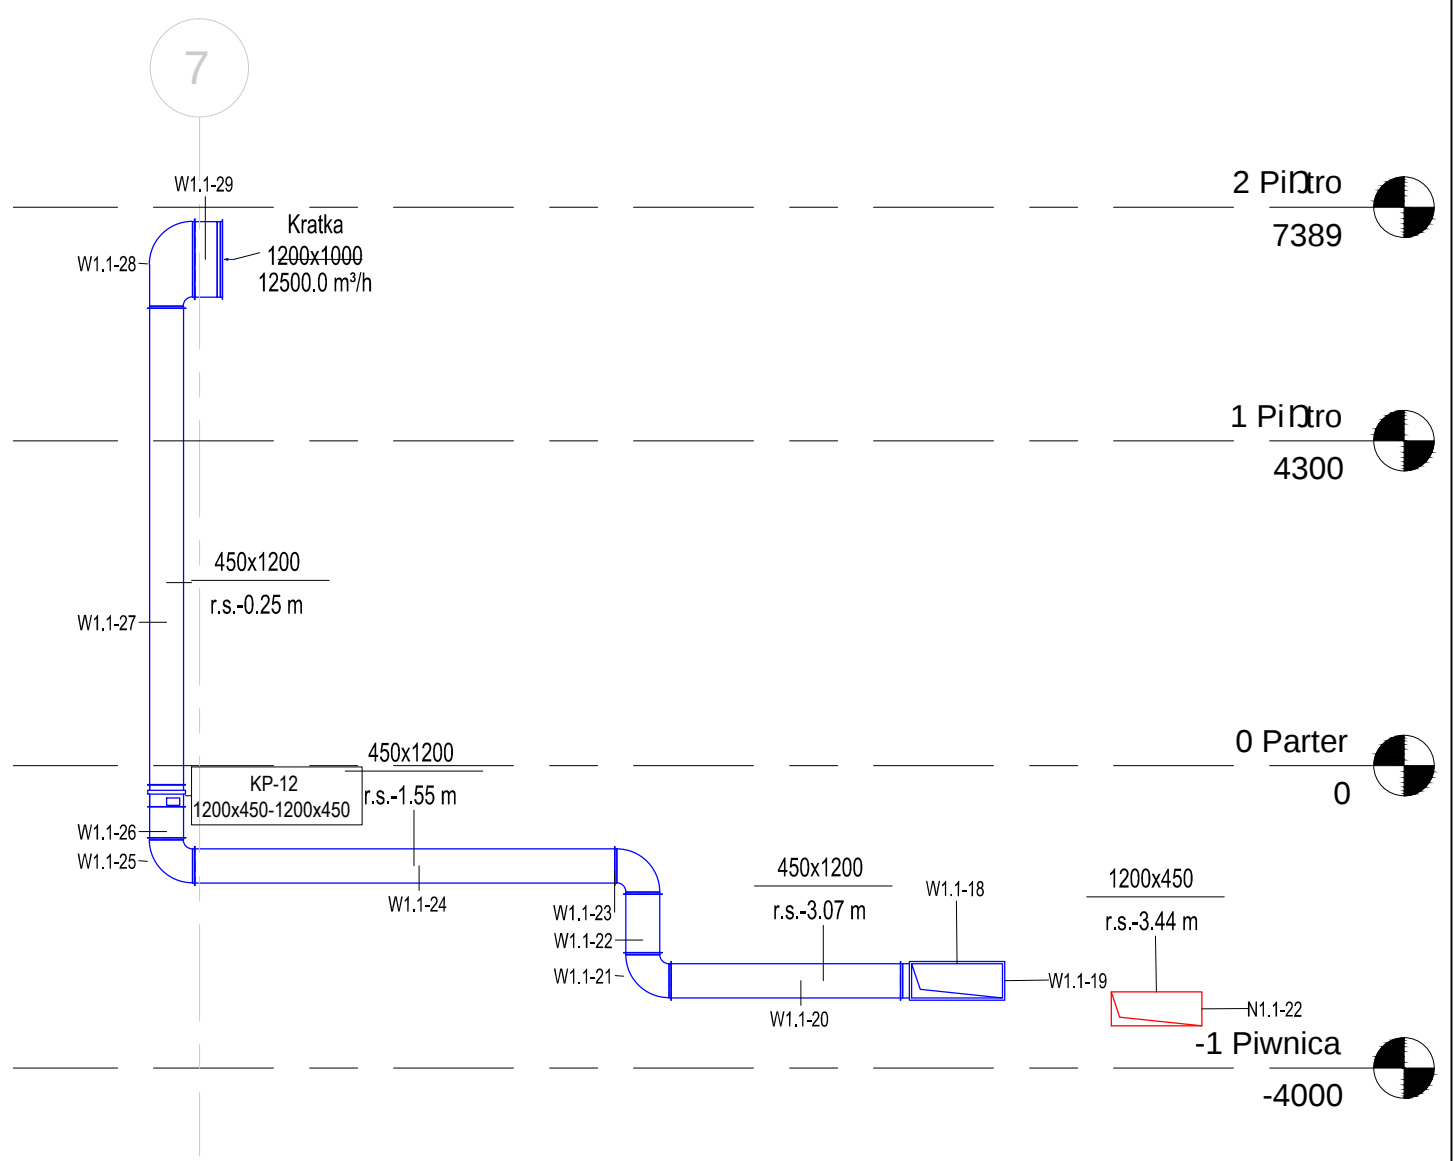

Przekrój A-A

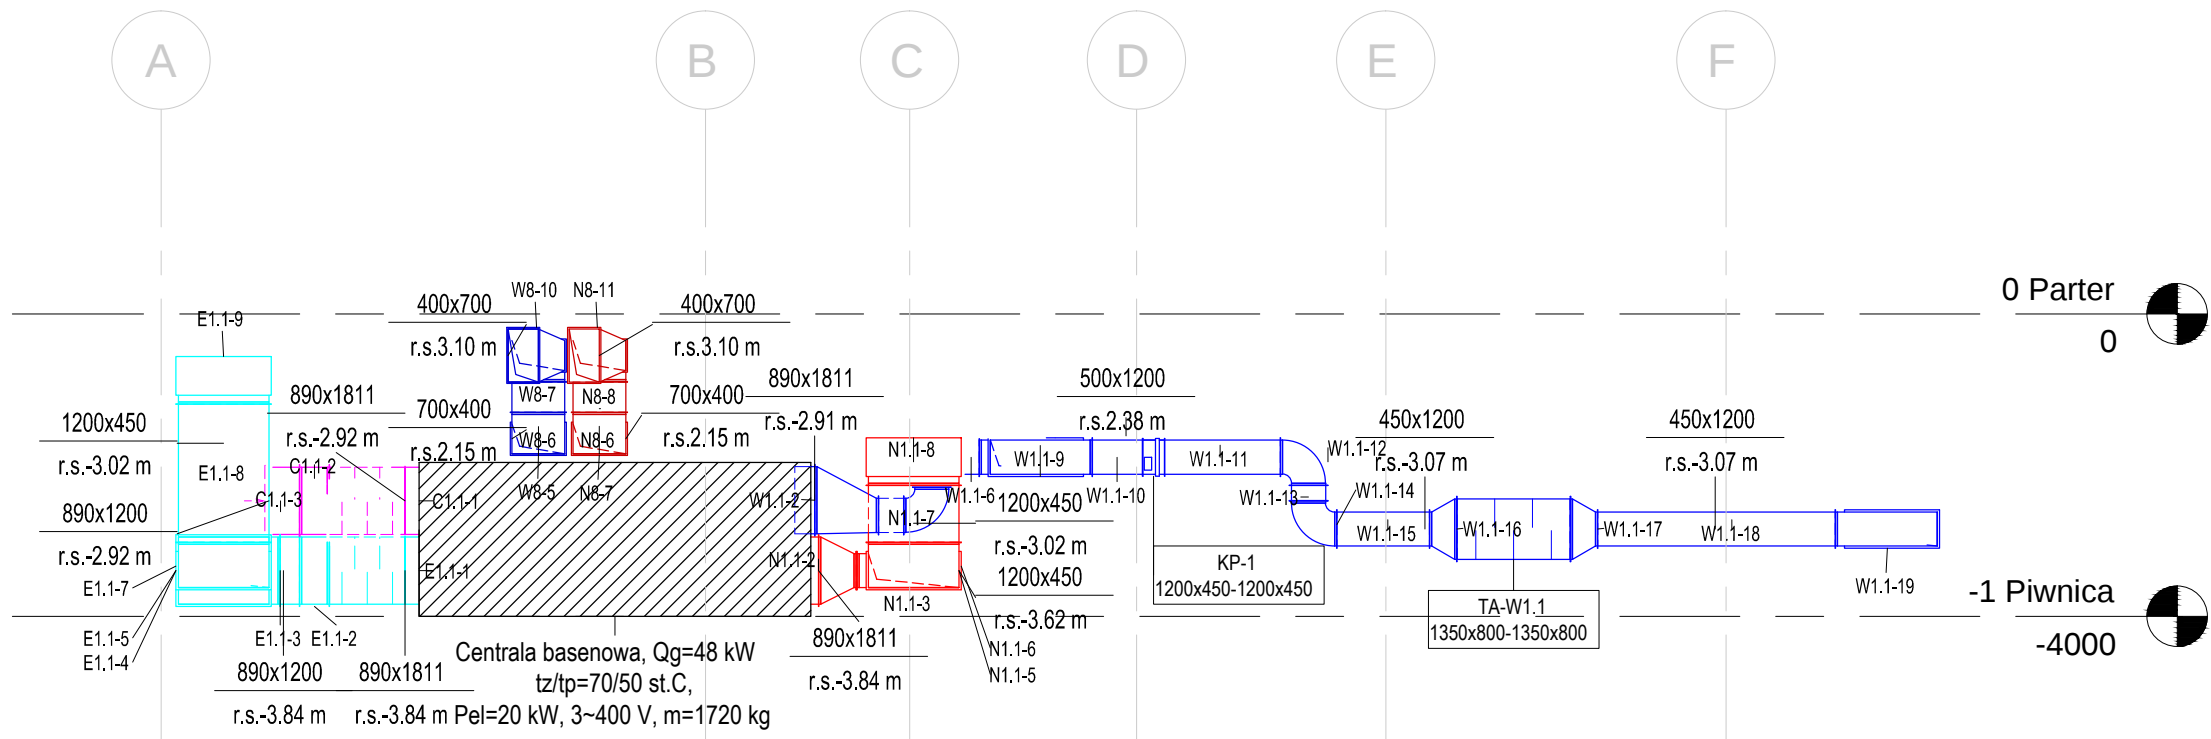


Przekrój B-B

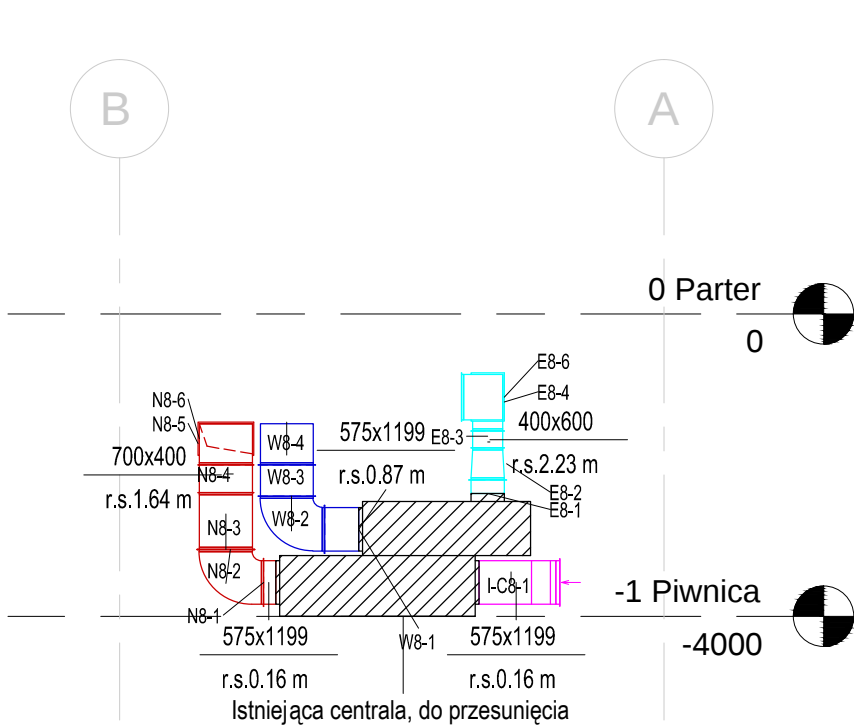

LEGENDA:

- Przepustnica regulacyjna
- Kłapa ppoż. z wyzwalaczem termicznym
- Nawiewnik szczelinyowy
- Dysza dalekiego zasięgu
- Kratka wywiewna aluminiowa
- Urządzenie instalacji wentylacyjnej
- Tłumik akustyczny
- Instalacja nawiewna NW1
- Instalacja wywiewna NW1
- Instalacja czerpna NW1
- Instalacja wyrzutowa NW1
- Instalacja istniejąca
- Instalacja c.t. zasilanie
- Instalacja czerpna NAW1

Przekrój C-C

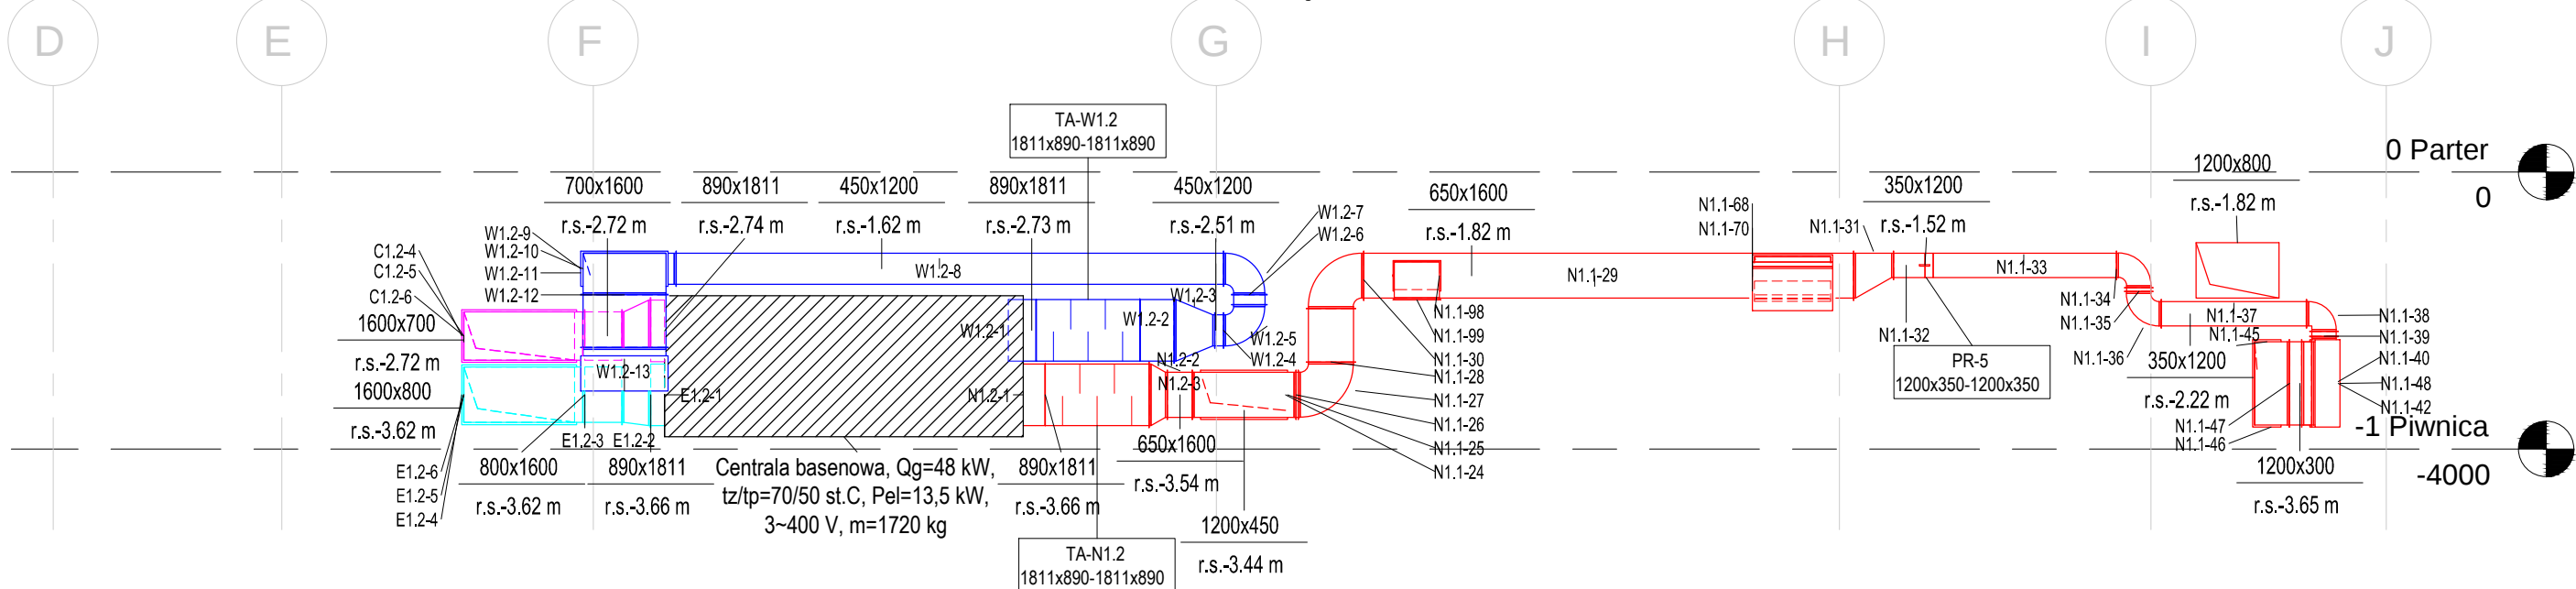

Pracownia Projektowa Michał Żochowski ul. Gajowa 52, 09 - 520 Łąck NIP 774-122-29-50				
Inwestor:	Miejski Ośrodek Sportu i Rekreacji Płock Sp. z o.o. Plac Cebry Papieskiej 1, 09-400 Płock	Nr arch.:	22/20	
Obiekt:	Przebudowa krytej pływalni "Podolanka" w Płocku	Stadium:	PB	
Adres:	ul. Czwartaków 6, dz. nr 3694, obręb Podol-Borowiczki, jedn. ewid.146201_1.0001, Płock-miasto	Data:		
Rysunek:	Instalacja wentylacji mechanicznej i klimatyzacji. Przekrój A-A, B-B, C-C, D-D, E-E.			Skala: 1:100
Branża:	Sanitarna	Nr uprawnień:	LUB/0303/PBS/20	Podpis: Rys. nr
Projektant branży:	mgr inż. Kamil Malarczyk	uprawnienie budowlane do projektowania bez ograniczeń w specjalności instalacyjnej		
Sprawdzający branży:	mgr inż. Jan Maciej Antonowicz	Wa-80/92 uprawnienie budowlane do projektowania bez ograniczeń w specjalności instalacyjnej		

WM5